

ТОО «АНТ-Проект»
ГСЛ №21016368

“Строительство ангара временного хранения КТГ, а также
строительство временных зданий, сооружений и инженерных сетей для
обслуживания объекта”

Видеонаблюдение
608.2-2-ВН

Директор ТОО “АНТ-Проект”

ГИП ТОО “АНТ-Проект”



Затонов Г.А.

Акименко В.В.

Усть-Каменогорск, 2024 г.

Ведомость рабочих чертежей основного комплекта

Лист	Наименование	Примечание
1	Общие данные по рабочим чертежам	
2	Схема структурная	
3	План расположения оборудования	

Ведомость ссылочных и прилагаемых документов

Обозначение	Наименование	Примечание
	<u>Ссылочные документы</u>	
ПУЭ РК	Правила устройства электроустановок РК	
ГОСТ 21.101-97	СПДС. Основные требования к проектной и рабочей документации	
ГОСТ 21.110-2013	СПДС. Спецификация оборудования, изделий и материалов	

Ведомость основных комплектов рабочих чертежей


Обозначение	Наименование	Примечание
608.2-2-АС	Архитектурно-строительные решения	Ведущая марка
608.2-2-СС	Слаботочные сети	
608.2-2-ВК	Водоснабжение и канализация	
608.2-2-ПС	Пожарная сигнализация	
608.2-2-ОВ	Отопление и вентиляция	
608.2-2-ЭОМ	Электроосвещение и силовое электрооборудование	
608.2-2-ВН	Видеонаблюдение	
608.2-2-СКУД	Системы контроля доступа	

 



09.24	Акименко Е.А.
09.24	Черников Н.А.
09.24	Черников Н.А.


Раздел АР	Взам. инв. №
Раздел КМ	Подпись и дата
Раздел КЖ	Инв. № подлин.

Данный проект является собственностью ТОО "ANT-Проект". Несанкционированное использование проекта в целом или любой его части будет преследоваться в соответствии с законодательством Республики Казахстан, по закону "Об авторских и смежных правах".

Настоящий проект выполнен в соответствии с действующими нормами и правилами. Технические решения, принятые в рабочих чертежах, соответствуют требованиям экологических, санитарно-гигиенических, противопожарных и других норм, действующих на территории Республики Казахстан, и обеспечивают безопасную для жизни и здоровья людей эксплуатацию помещений при соблюдении предусмотренных проектом мероприятий.

ГИП  Акименко В.В.

Изм.	Кол.уч.	Лист	№ док	Подпись	Дата	608.2-2-ВН			
						"Строительство ангара временного хранения КТГ, а также строительство временных зданий, сооружений и инженерных сетей для обслуживания объекта"			
						Здание нарядной	Стадия	Лист	Листов
						РП	1	3	
ГИП		Акименко В.В.			09.24	Общие данные по рабочим чертежам	ТОО "ANT-Проект"		
Выполнил		Солдатова Е.Н.			09.24				
Проверил		Акименко Е.А.			09.24				
Н.контр.		Лиликов А.А.			09.24				

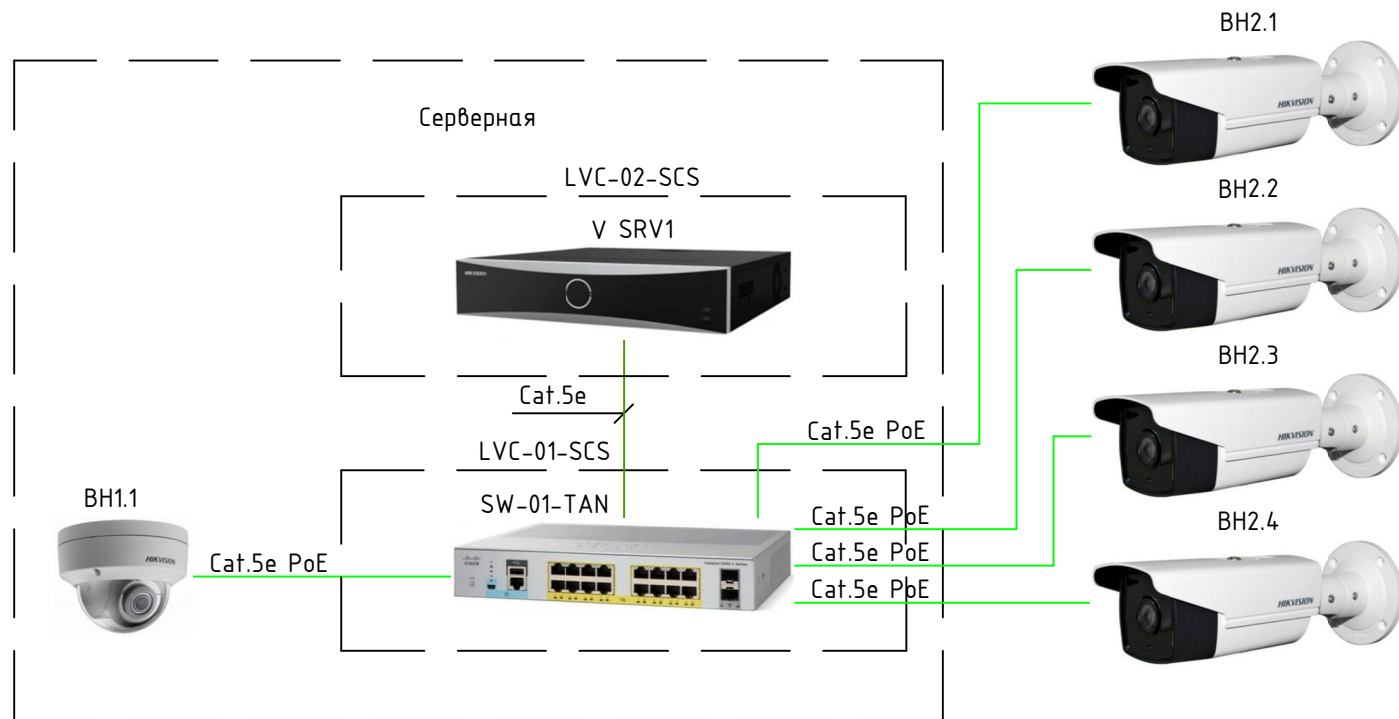

Поз.	Наименование	Кол.	Примеч.
	<u>По месту</u>		
BH1.1	IP-камера купольная 2 Мп с фиксированным объективом и ИК-подсветкой до 30 м. DS-2CD2123G0E-I	1шт.	HIKVISION
BH2.1...BH2.4	IP-видеокамера для уличной установки оснащена разрешением 2 Мп, EXIR-подсветкой до 80м и фиксированным объективом 12мм. DS-2CD2T22WD-I8 (12 мм)	4шт.	HIKVISION
	<u>Оборудование по проекту 608.2-2-ВН</u>		
SW-01-TAN	Сетевой коммутатор Cisco Catalyst WS-C2960L-16PS-LL, на 16 GE портов с поддержкой PoE, 2 x 1G SFP, набор функций LAN Lite	1шт.	Cisco
V SRV1	32-ти канальный IP-видеорегистратор с видеоаналитикой высокой точности. iDS-7732NXI-I4/S(C)	1шт.	HIKVISION
LVC-01-SCS	Шкаф связи	1шт.	
LVC-02-SCS	Шкаф серверный	1шт.	


Общие данные по рабочим чертежам, см. 608.2-2-ВН, л. 1.

инв. N подл. подпись и дата взамен инв. N

608.2-2-ВН						Здание нарядной		
"Строительство ангара временного хранения КТГ, а также строительство временных зданий, сооружений и инженерных сетей для обеспечения опережающего строительства ИП ЕГМК"						Стадия	Лист	Листов
Изм.	Колуч.	Лист	№доку	Подпись	Дата	РП	2	3
						ТОО "АНТ-Проект"		
ГИП	Акименко ВВ.			<i>Акименко ВВ.</i>	09.24			
Выполнил	Солдатова Е.Н.			<i>Солдатова Е.Н.</i>	09.24			
Проверил	Акименко ВВ.			<i>Акименко ВВ.</i>	09.24			
Н.контр.	Лиликов А.А.			<i>Лиликов А.А.</i>	09.24	ТОО "АНТ-Проект"		

Формат А3

План первого этажа на отм. 0,000

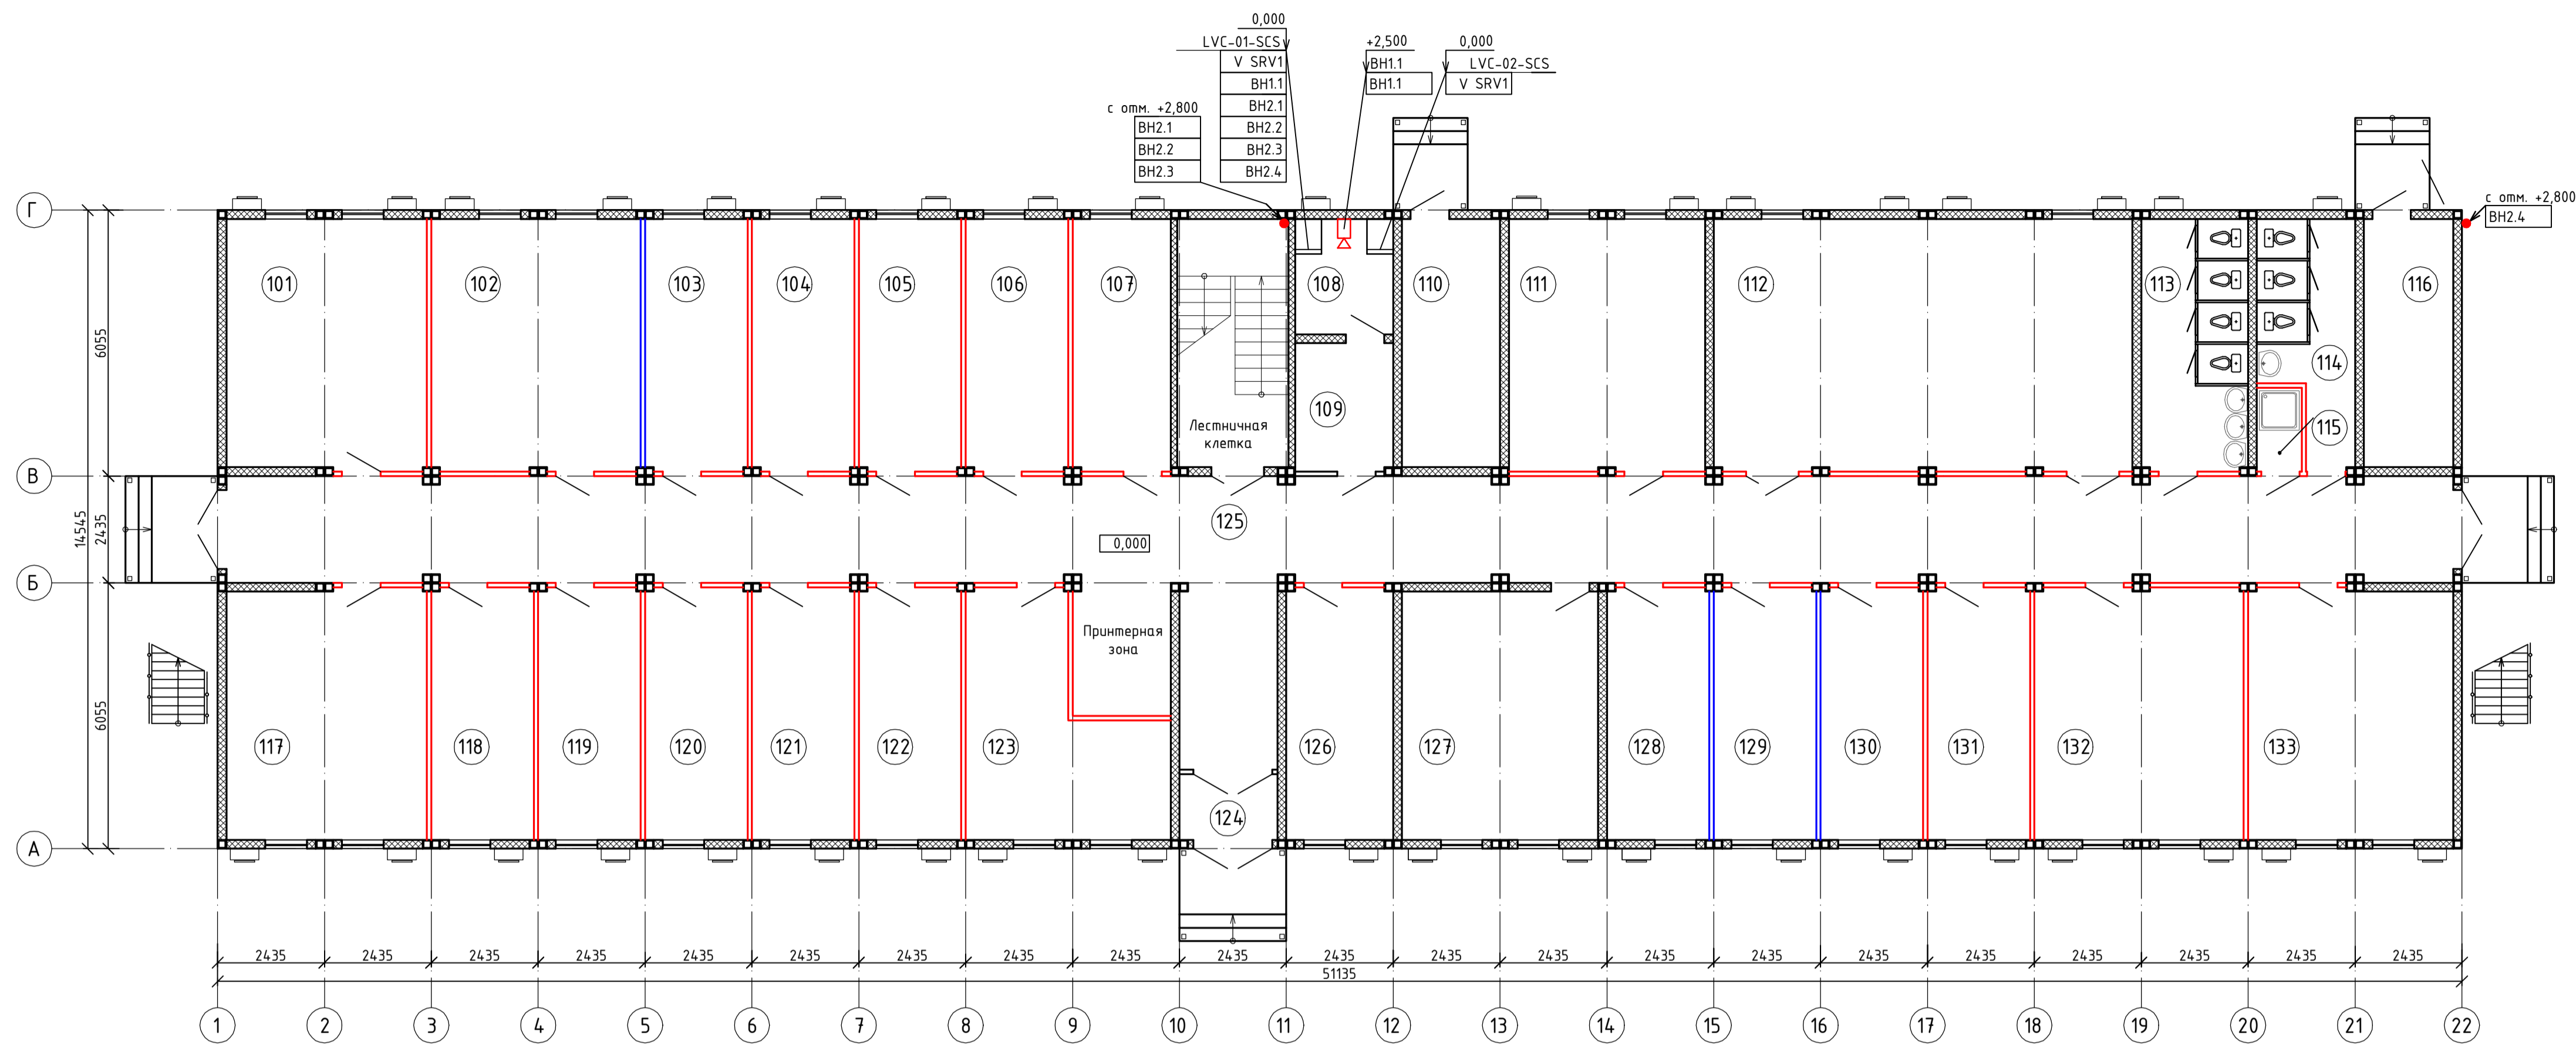

Экспликация помещений первого этажа


Номер помещения	Наименование	Площадь, м ²	Кат. помещения
108	Серверная	5,8	В4
109	Комната садовника	6,5	
116	ИТП	11,5	Д
125	Коридор	138,1	

Экспликация помещений второго этажа

Номер помещения	Наименование	Площадь, м ²	Кат. помещения
201	Кабинет группы календарно-сетевое планирование	26,0	
215	Коридор	129,0	
229	Кабинет АН РРП	26,6	

Позиция	Наименование	Кол.	Примечание
	Кабельная стяжка - WT-НФ 3,6X200. 3240748	0,6уп.	Phoenix Contact
	Бирка кабельная Ч-136	1,3уп.	

План второго этажа на отм. +2,800

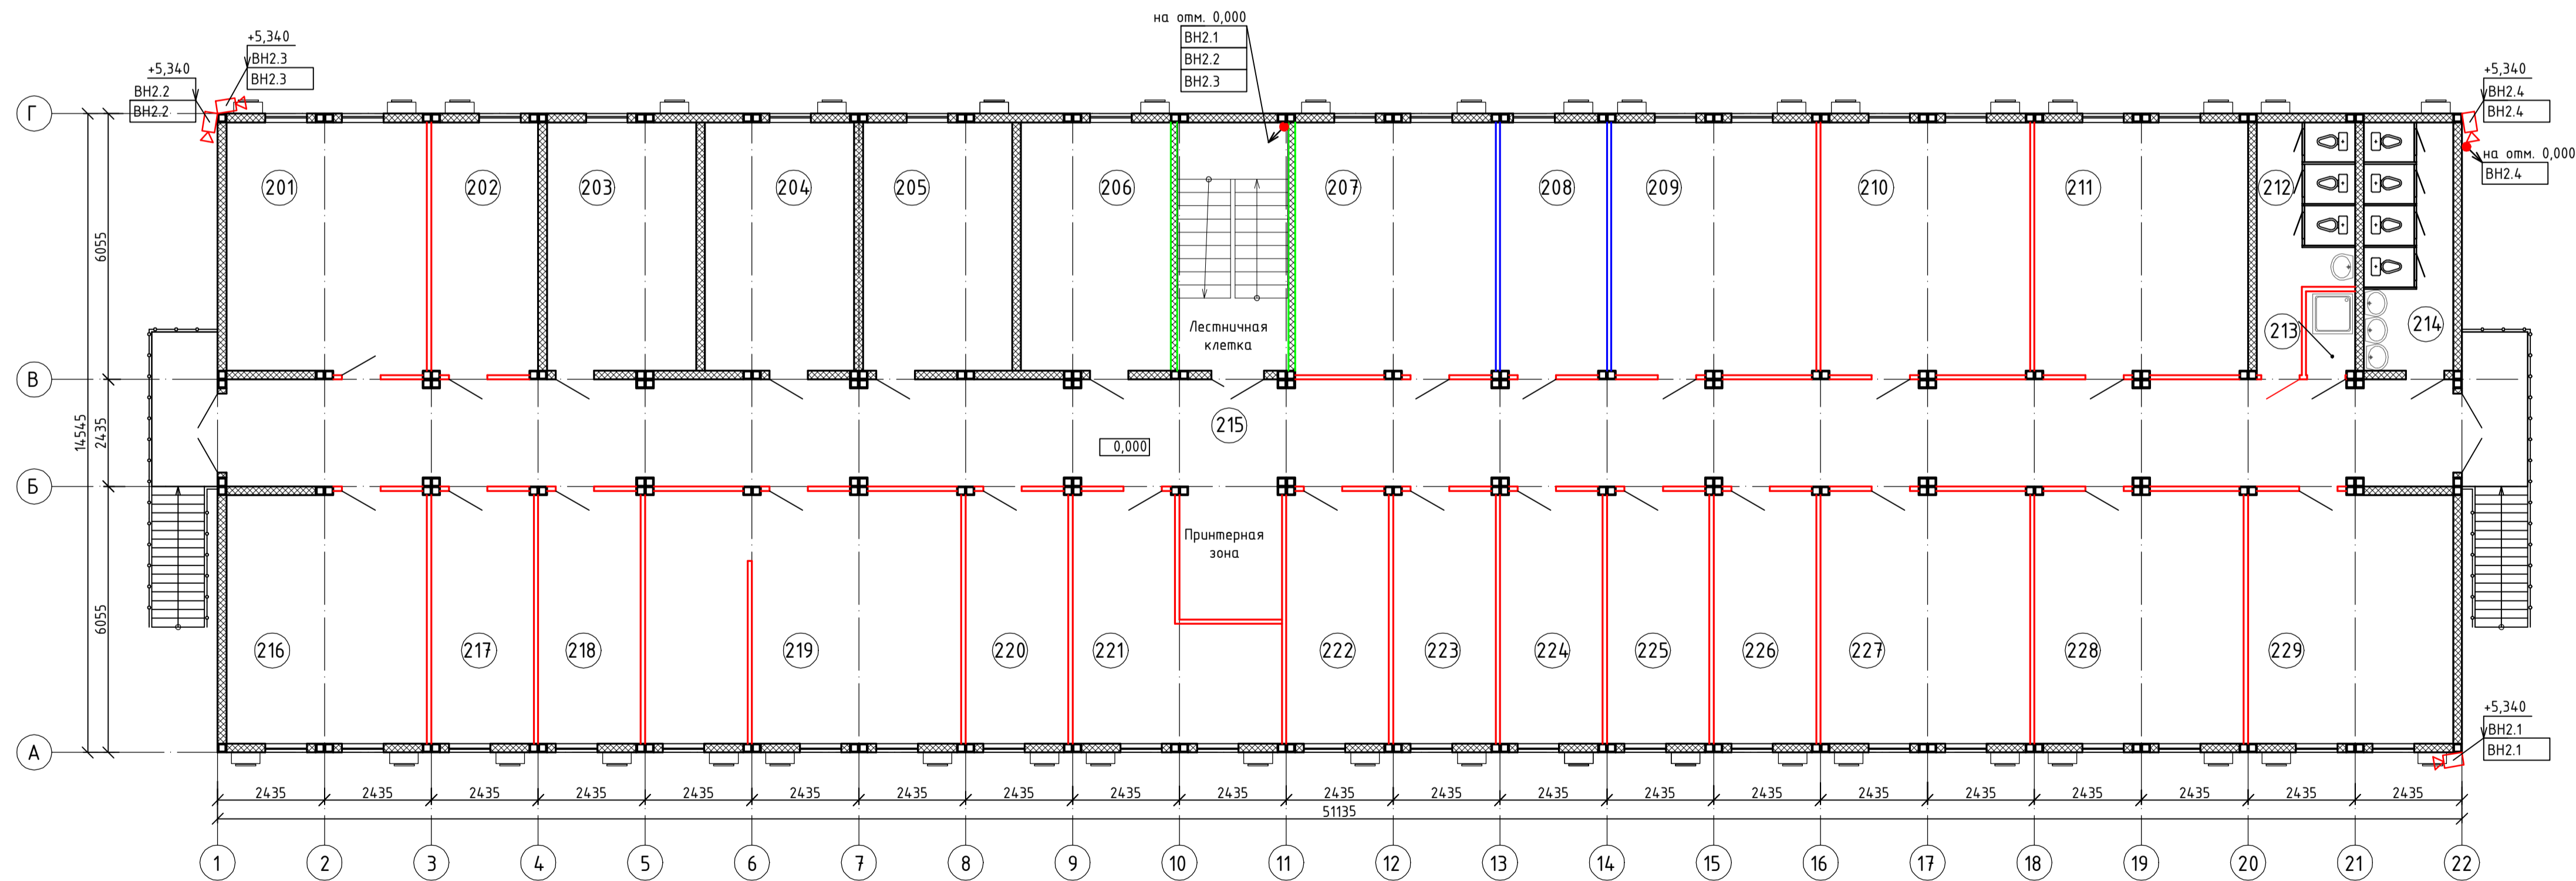

- IP-камера
 - кабель в пластиковом коробе

- Общие данные по рабочим чертежам, см. 608.2-2-ВН, л. 1.
- За условную отм. 0,000 принят уровень чистого пола.
- Уличные IP-камеры DS-2CD2122WD-IB поз. ВН2.1, ВН2.4 установить на стене. Высоту установки IP-камеры уточнить по месту. Монтаж кабеля снаружи здания выполнять в гофрированной ПВХ-трубе.
- Купольные IP-камеры поз. ВН1.1 установить на потолке при помощи Монтажной коробки DS-1280ZJ-DM18.
- Слаботочные кабели и кабели 220 В АС проложить раздельно в одном коробе, разделенном перегородкой. Подвод кабеля к оборудованию выполнять в мини-канале 10x10. Короб и мини-канал предусмотрены проектом 608.2-2-СС

Инв.№, подпись, Подпись и дата, Взаимоприем

608.2-2-ВН					
"Строительство ангара временного хранения КТГ, а также строительство временных зданий, сооружений и инженерных сетей для обеспечения опережающего строительства ИП ЕГМК"					
Изм.	Колуч.	Лист	№Фак	Подпись	Дата
Здание нарядной				Стадия	Лист
ГИП	Акименко ВВ.	09.24			
Выполнил	Солдатова ЕН.	09.24			
Проверил	Акименко ВВ.	09.24			
Н.контр.	Лилков А.А.	09.24			
План расположения оборудования				РП	3
				ТОО "АНТ-Проект"	

Копировал:

Формат А1