

ТОО "BS Archi Group"
Лицензия № 21030308

Рабочий проект

*Строительство офиса, технических зданий, эстакады,
двух резервуаров и проходной по ул. Сулейманова №274А в г.
Тараз
Пятно 1*

И 1006-22-ВК

Заказчик: ИП Жолдасов Н. Р.

Альбом-2.2 Водопровод и канализация

Тараз-2022г.

TOO "BS Archi Group"
Лицензия №21030308

Рабочий проект

*Строительство офиса, технических зданий, эстакады,
двух резервуаров и проходной по ул. Сулейманова №274А в г.
Тараз
Пятно 1*

И1006-22-ВК

Заказчик: ИП Жолдасов Н. Р.

Рабочий проект

*Строительство офиса, технических зданий, эстакады,
двух резервуаров и проходной по ул. Сулейманова №274А в г.
Тараз
Пятно 1*

И1006-22-ВК

Заказчик: ИП Жолдасов Н. Р.

Рабочий проект

*Строительство офиса, технических зданий, эстакады,
двух резервуаров и проходной по ул. Сулейманова №274А в г.
Тараз
Пятно 1*

И1006-22-ВК

Заказчик: ИП Жолдасов Н. Р.

Рабочий проект

*Строительство офиса, технических зданий, эстакады,
двух резервуаров и проходной по ул. Сулейманова №274А в г.
Тараз
Пятно 1*

И1006-22-ВК

Заказчик: ИП Жолдасов Н. Р.

Директор
ГАП



Сыздыкова Г.Ш.
Сыздыков Б.А.

Тараз-2022г.



Директор
ГАП



Сыздыкова Г.Ш.
Сыздыков Б.А.

Тараз-2022г.

Директор
ГАП



Сыздыкова Г.Ш.
Сыздыков Б.А.

Тараз-2022г.

[illegible]

№п/п	Наименование	Примечание
1	Промывка системы водопровода	
2	Гидравлические испытания системы В1,К1	
3	Тепловая защита трубопроводов В1	
4	Проверка на герметичность участков В1,К1 скрытых строительными конструкциями,	

В1 — Проектируемый водопровод
К1 — Проектируемая канализация
Т3 — Проектируемый тр-д горячего водоснабжения

/ Сыздыков Б. /

Наименование системы	Потребный напор на вводе, м³	Расчетный расход воды				Установленная мощность электро-двигателя, кВт	Примечание
		м³/сут	м³/час	л/сек	при пожаре, л/сек		
<u>Водопровод В1</u>	10	1,0	0,8	0,75			
<u>Водопровод Т3</u>	10	0,8	0,6	0,1			
<u>Канализация К1</u>		1,8	0,8	0,85			

Условные обозначения по ГОСТ 21.601-79*

						Альбом-2.2							И1006-22-ВК		
						Строительство офиса, технических зданий,эстакады, двух резервуаров и проходной по ул. Сулейманова №274А в г. Тараз									
Изм	Кол	Лист	№ док	Подпись	Дата	Пятно 1.					Стадия	Лист	Листов		
Директор		Сыздыкова Г			05,22г						РП	1	2		
Нормаконт		Бекмуратов			05,22г	Общие данные					ООО "BS ARCH/ GROUP" Лицензия № 19002281				
ГАП		Сыздыков Б.			05,22г										
Проверил.		Сыздыков Б.			05,22г										
Исполнит.		Есболганова			05,22г										

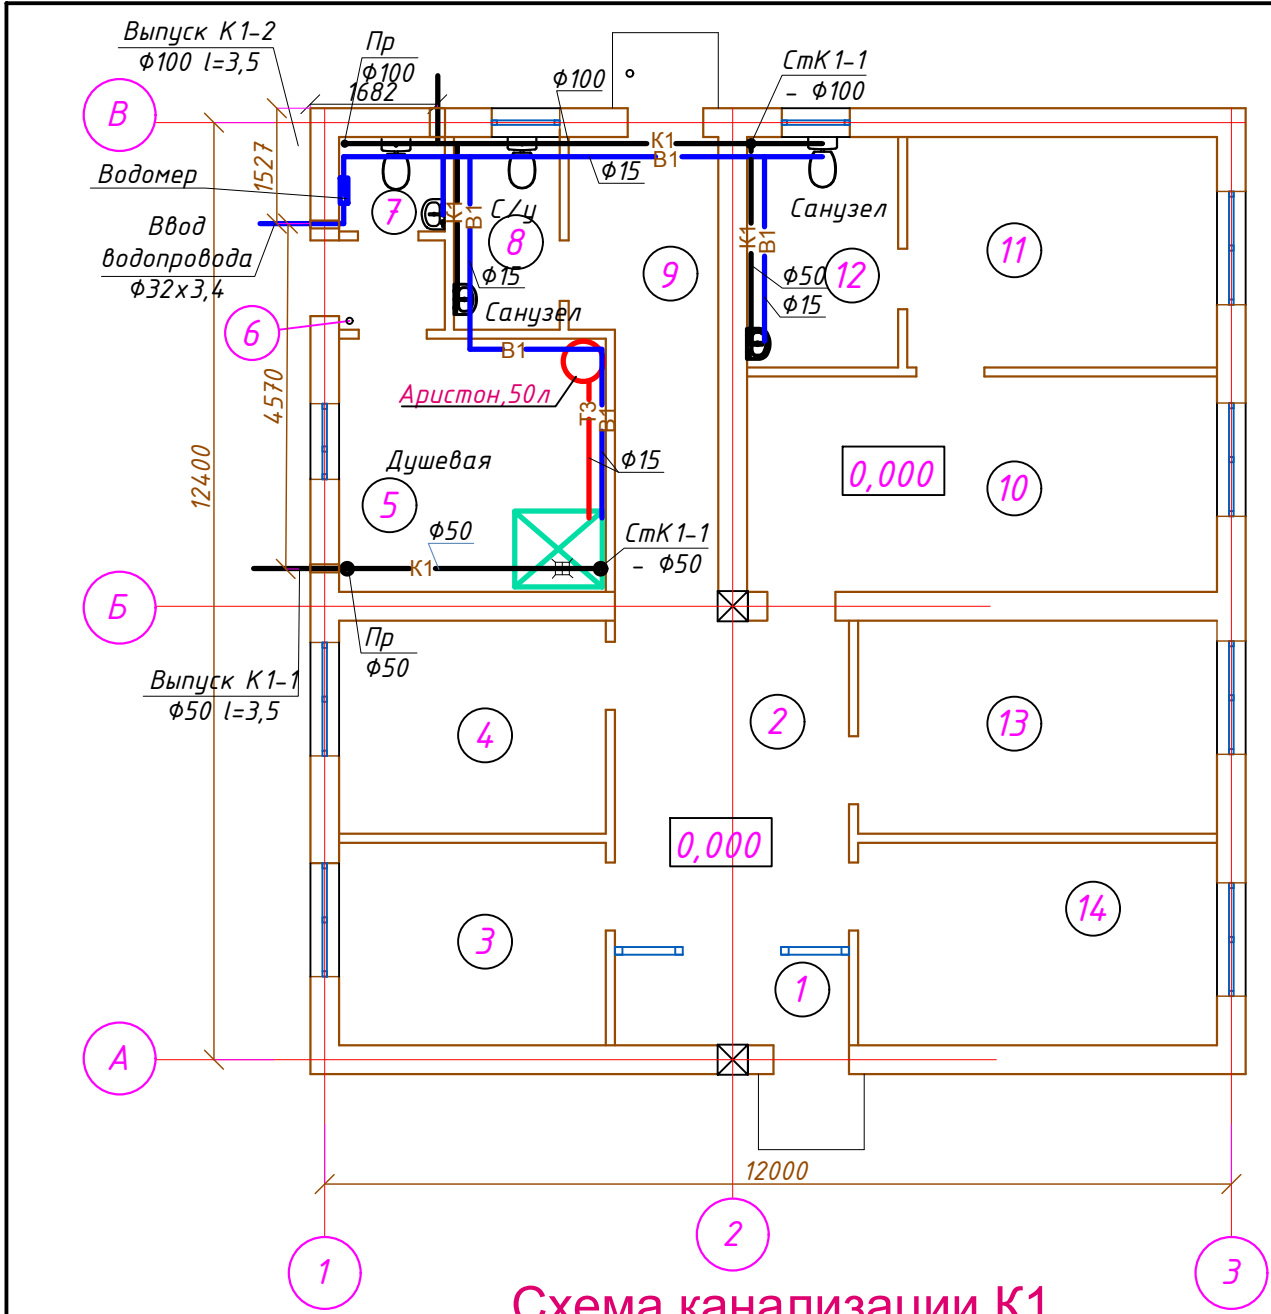


Схема канализации K1



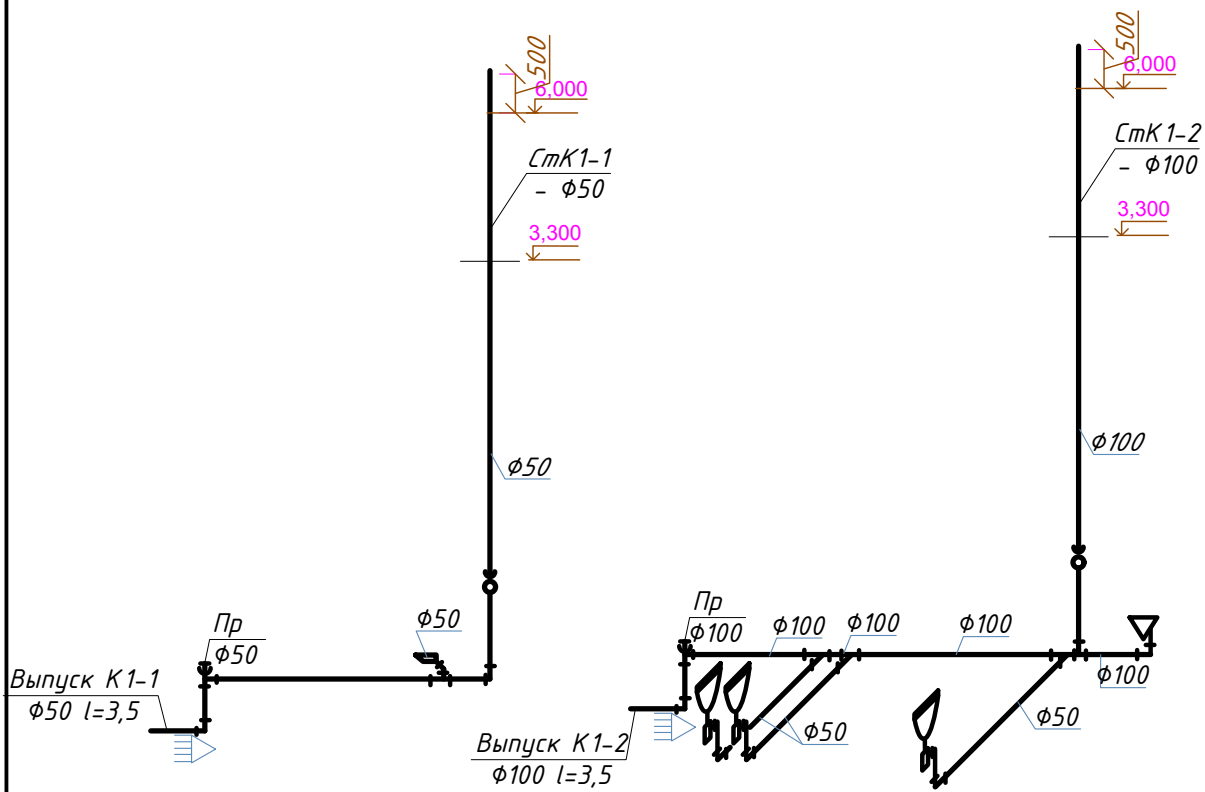


Схема водопровода В1

 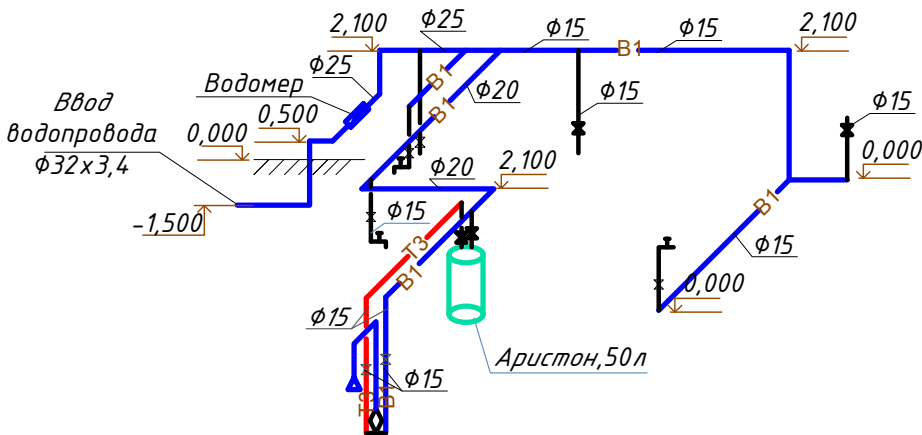


Водомерный узел

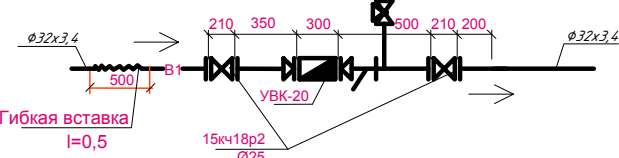

Экспликация помещений

Номер помещения	Наименование	Площадь, м ²	Кат. помещения
1	Тамбур		
2	Вестибюль		
3	Архив		
4	Рабочий кабинет		
5	Душевая		
6	Тамбур		
7	Санузел		
8	Санузел		
9	Коридор		
10	Кабинет директора		
11	Комната отдыха		
12	Санузел		
13	Кабинет бухгалтера		
14	Рабочий кабинет		

						Альбом-2.2				И1006-22-ВК			
						Строительство офиса, технических зданий,эстакады, двух резервуаров и проходной по ул. Сулейманова №274А в г. Тараз							
Изм	Кол	Лист	№ док	Подпись	Дата	Пятно 1.				Стадия	Лист	Листов	
Директор		Сыздыкова Г			05.22г					РП	2	2	
Нормаконт		Бекмуратов Ж			05.22г								
ГАП		Сыздыков Б.			05.22г								
Проверил.		Сыздыков Б.			05.22г								
Исполнит.		Есболганова			05.22г	План на отм. 0,000 и схемы с системой водопровода и канализации				ТОО "BS ARCHI GROUP" Лицензия № 19002281			

Согласовано:			
Име, N подл.	АС	Взам. инв. N	
	ЭС		
	ОВ		
Подпись и дата			

Позиция	Наименование и техническая характеристика	Тип, марка, обозначение документа, опросного листа	Код оборудования, изделия, материала	Завод-изготовитель	Единица измерения	Количество	Масса единицы кг	Примечания
1	2	3	4	5	6	7	8	9
	Водопровод холодной воды							
1	Трубы полиэтиленовые ПЭ 100 SDR11 Ø32x3,4(Ø25)/ в т.ч. изолир.	ГОСТ 32415-2013		Атырау,Казахстан	пм	5,0		
2	Трубы полиэтиленовые ПЭ 100 SDR11 Ø25x2,3(Ø20)/ в т.ч. изолир.	ГОСТ 32415-2013		Атырау,Казахстан	пм	5,0		
3	Трубы полиэтиленовые ПЭ 100 SDR11 Ø25x3,0(Ø17)/ в т.ч. изолир.	ГОСТ 32415-2013		Атырау,Казахстан	пм	50,0		
4	Гидравлическое испытание системы, дезинфекция и промывка							
5	Кран поливочный Ø15	KE -233			шт	1		
6	Шланг поливочный Ø15 l=10.0м	ГОСТ 18698-79*			шт	1		
7	Кран шаровой универсальный Ø15	М-М		ф.Энко,Казахстан	шт	5		
8								
9	Полуцилиндры теплоизоляционные,марки KIM-AL фольгированные,б=60мм	ISOVER			м³	0,7		
10	Упор бетонный V=0.02м³	Серия3.001.1-3			шт	1		
11	Крепления трубопроводов	Серия3.001.1-3			кг	29,4		
12	Адаптер Ø20x15	Серия 5.900-7			шт	1		
	Водомерный узел							
13	Счетчик холодной воды Ø20	Нептун	ф."Декаст метроникс"		шт	1		
14	Вентиль Ø25 / фланцыØ25	15кч18р2			шт	2 / 4		
15	Манометр, показыв.давление общего назначения Ру=0.6 МПа	ОБМ1-1-100			шт	1		
16	Кран трехходовой для манометра Ø15	14М1 - 16			шт	1		
17	Кран пробно-спускной сальниковый цапковый латунный Ø15	10Б 86к1			шт	1		
18	Гибкая вставка резиновая типа ZKT Ø25				шт	1		
19	Кран спускной Ø20	10Б 96к1			шт	1		
20	Футляр стальной по ГОСТ 10704-91, Ø57x3,0, L=700 мм	ГОСТ 10704-91			шт	1		
	Водопровод горячей воды							
1	Трубы полипропиленовые армированные Ø15	ГОСТ 32415-2013		г. Алматы	пм	15,0		
2	Испытание системы, дезинфекция и промывка							
		ГОСТ 32415-2013			пм	15,0		

						Альбом-2.2				И1006-22-ВК.СО			
						Строительство офиса, технических зданий,эстакады, двух резервуаров и проходной по ул. Сулейманова №274А в г. Тараз							
Изм	Кол	Лист	№ док	Подпись	Дата	Пятно 1.				Стадия	Лист	Листов	
Директор		Сыздыкова Г		05,22г						РП	1	2	
Нормаконт		Бекмуратов Ж		05,22г									
ГАП		Сыздыков Б.		05,22г									
Проверил.		Сыздыков Б.		05,22г		Спецификация оборудования и материалов				ТОО "BS ARCHI GROUP" Лицензия № 19002281			
Исполнит.		Есболганова		05,22г									

Позиция	Наименование и техническая характеристика	Тип, марка, обозначение документа, опросного листа	Код оборудования, изделия, материала	Завод-изготовитель	Единица измерения	Количество	Масса единицы кг	Примечания
1	2	3	4	5	6	7	8	9
3	Кран шаровой универсальный Ø15	М-М		ф. LAN-TECH	шт	2		
4	Крепления трубопроводов	Серия3.001.1-3			кг	1,2		
5	Полуцилиндры теплоизоляционные ISOVER,марки KIM-AL фольгированные,б=60мм	ISOVER			м³	2,3		
6	Смеситель для умывальника настенный	ГОСТ 25809-96			шт	3		
7	Смеситель для душа с сеткой				шт	1		
8	Водоподогреватель 50 л	Аристон			шт	1		
	Канализация							
1	Трубы полиэтиленовые канализационные φ110х3.5	ГОСТ 22689-89			м	50,0		
2	То же φ50х3.0	ГОСТ 22689-89			м	30,0		
3	Испытание системы				м	80,0		
4	Ревизия φ100	ГОСТ 22689-89			шт	1		
5	Прочистка φ100	ГОСТ 22689-89			шт	1		
6	Отвод φ100 90°	ГОСТ 22689-89			шт	1		
7	Тройник 50х100 90°	ГОСТ 22689-89			шт	2		
8	Колено φ50 90°	ГОСТ 22689-89			шт	2		
9	Тройник 100х100 90°	ГОСТ 22689-89			шт	2		
10	То же 50х50 90°	ГОСТ 22689-89			шт	3		
11	Переход 100х50	ГОСТ 22689-89			шт	2		
	Канализация К1. Приборы сан-технические							
12	Умывальник керамический прямоугольный со спинкой	ГОСТ 30493-96			шт	3		
13	Сифоны бутылочные для умывальника	ГОСТ 23412-79			шт	3		
14	Унитазы керамические с косым выпуском	ГОСТ 22847-85			шт	3		
15	Бачок смывной керамический	ТУ 21-26-148-76			шт	3		
16	Поддон душевой				шт	1		